

とちぎわんぱく公園 公園台帳 電気設備(公園灯) 平面図



0 10 50 100

凡例	
●	園路灯 (高圧ナトリウム灯 150W×1)
○	園路灯 (高圧ナトリウム灯 150W×2)
●	園路灯 (高圧ナトリウム灯 250W)
●	園路灯 (LED 27W)
●	園路灯 (LED 18W)
○	園路灯 (M 400W×1)
○	園路灯 (M 400W×2)
□	園路灯制御盤
+	埋地工事 (第3種)
□	500×600×900 (H1-D) (中設置)
□	500×600×900 (H1-D) (表設置)
□	スピーカー (高圧ナトリウム灯)
□	(30W×1) (30W×2) (30W×3)
※ 施設位置記号は下記とする	
A	C.V. 14 -2C
B	C.V. 8 -2C
C	C.V. 5.5 -2C

平成 17年 3月 18日現在		
事業年度	平成 16	年度
工事名	公園台帳整備	
公園名	とちぎわんぱく公園	
工事箇所	栃木県下都賀郡壬生町大字国谷	
公園台帳 電気設備(公園灯)平面図	縮尺	1:1000
図面番号		


とちぎわんぱく公園

公園台帳 電気設備（高圧幹線）平面図


0 10 50 100

凡例	
	電気設備（NO1、NO2、NO3）
	建設工事
	道路
	900×900×1300（H1-9）（中重量）
	900×900×1300（H2-13）（重量）

平成 17 年 3 月 18 日現在		
事業年度	平成 16	年度
工事名	公園台帳修正	
公園名	とちぎわんぱく公園	
工事箇所	栃木県下都賀郡壬生町大字園台	
公園台帳 電気設備平面図	縮尺	1: 1000
図面番号		

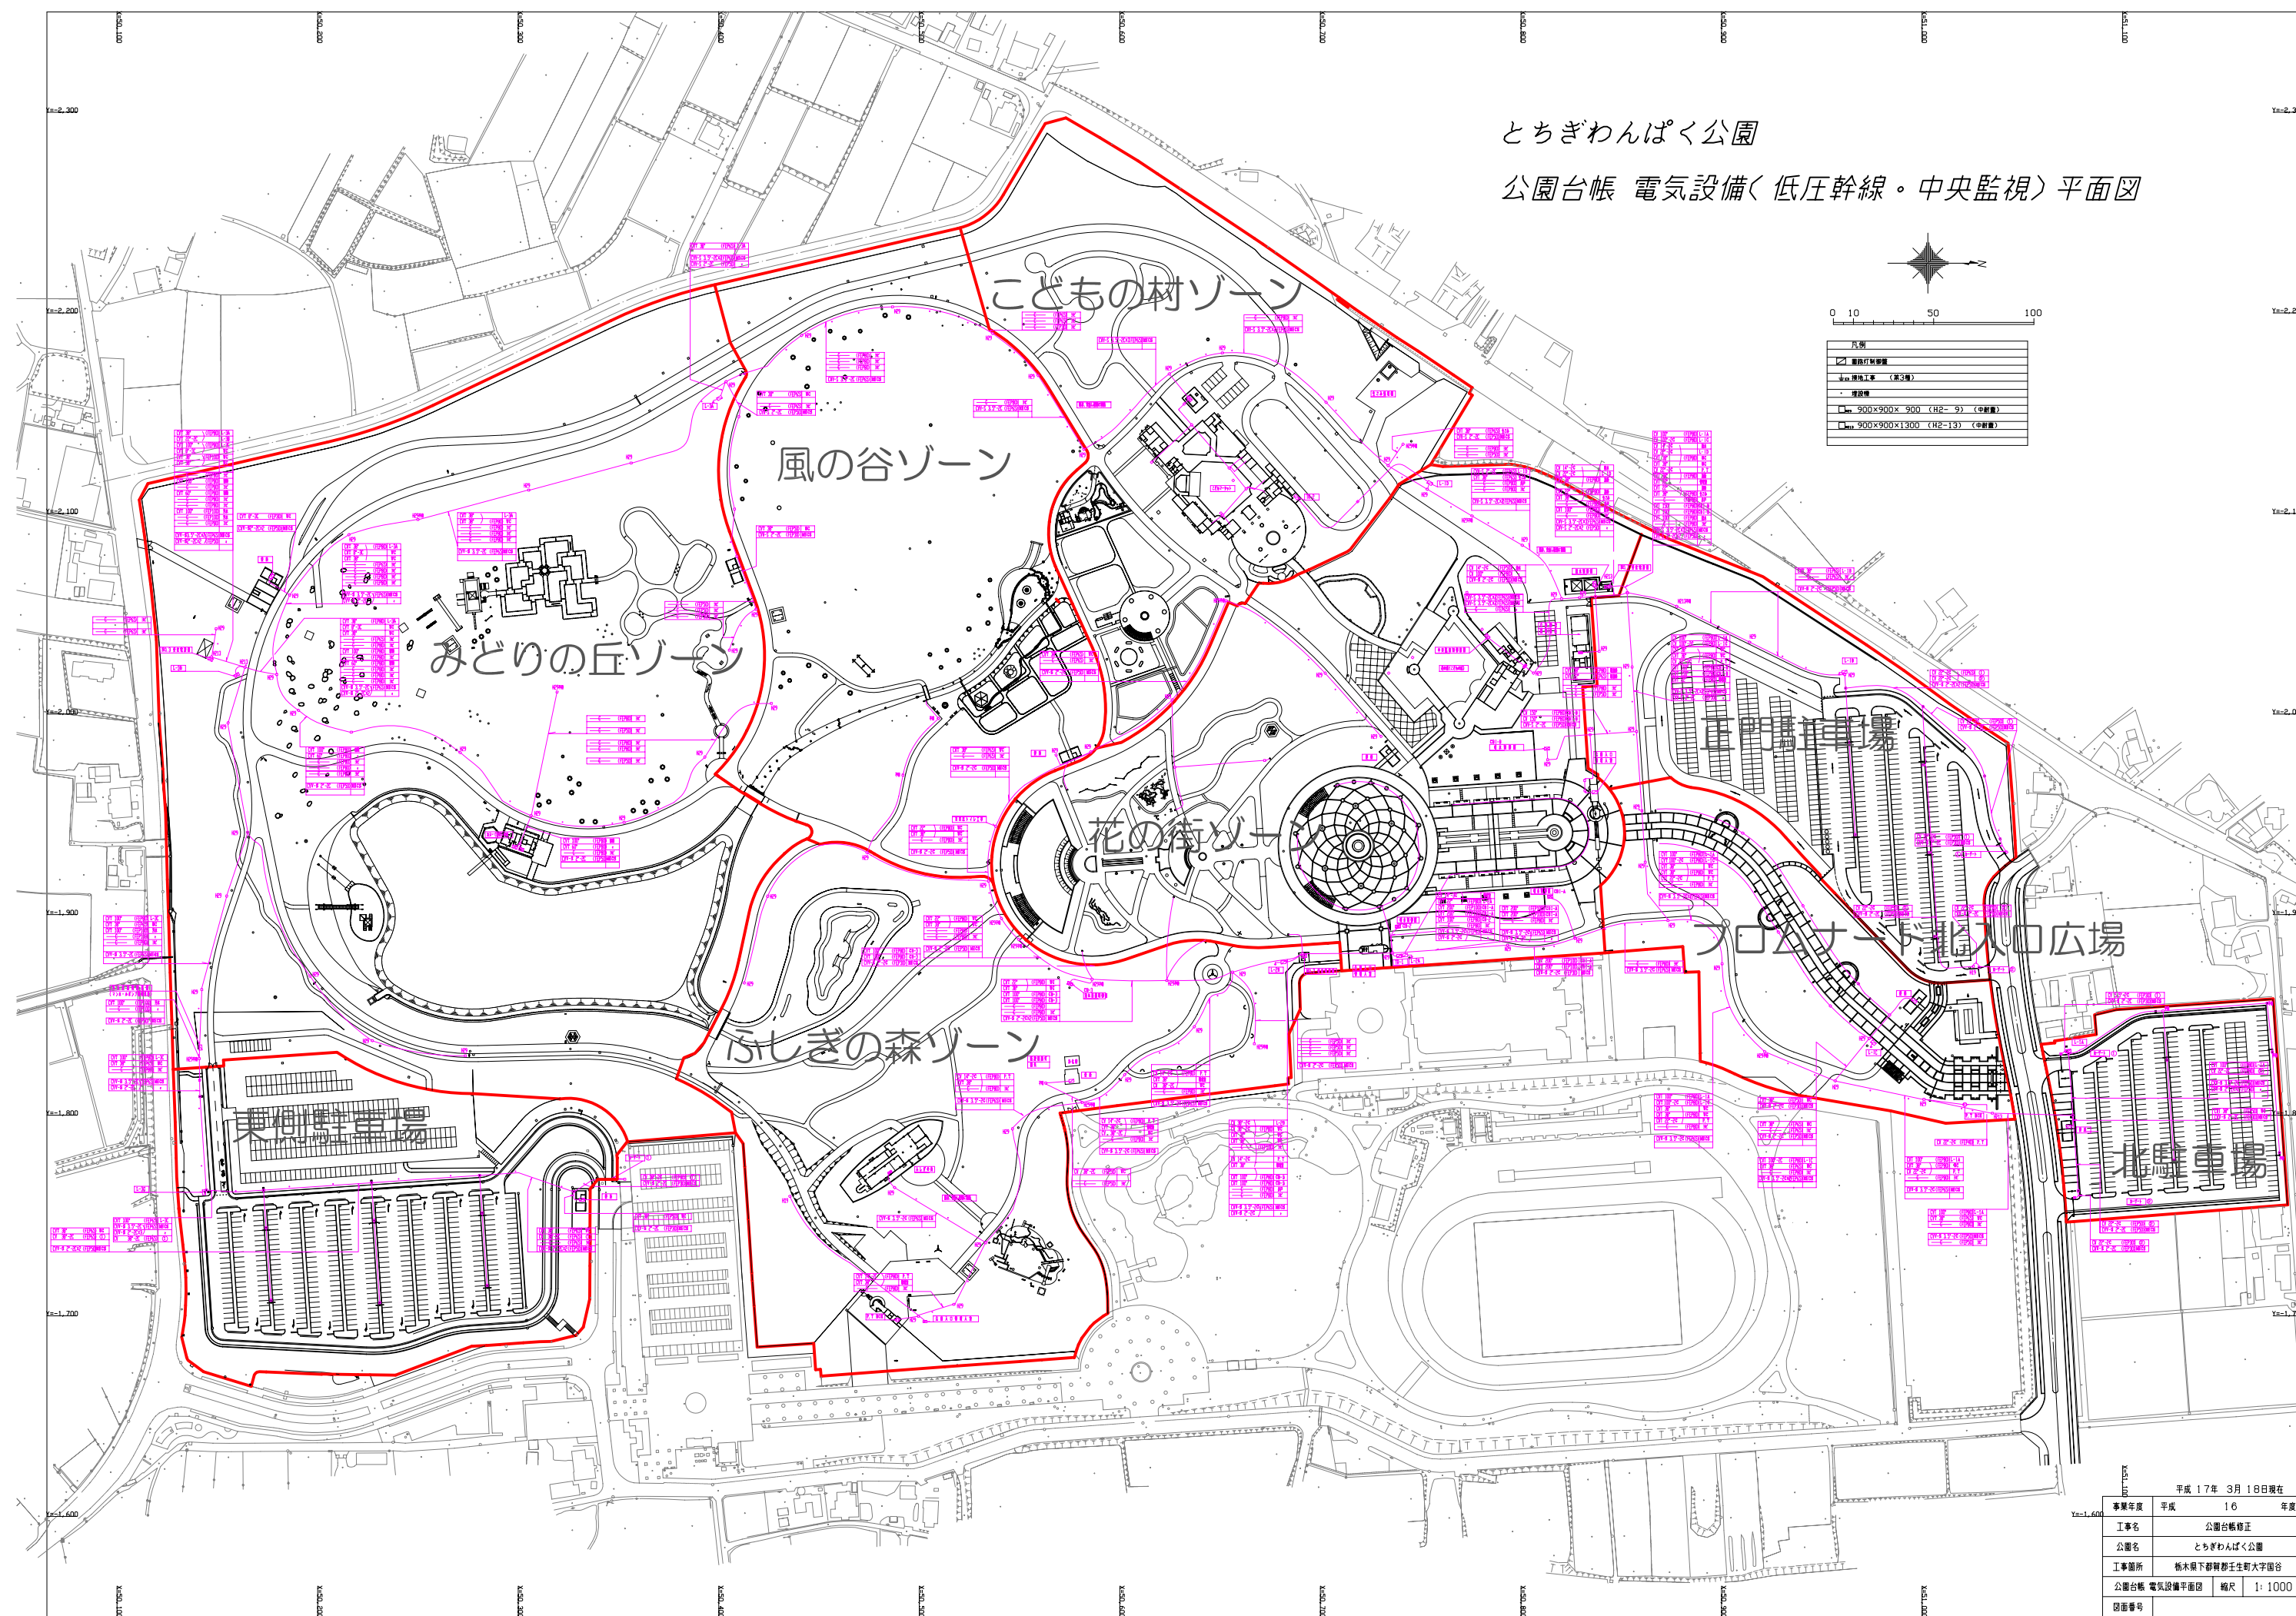

とちぎわんぱく公園
公園台帳 電気設備(低圧幹線・中央監視)平面図

凡例	
	電気設備
	低圧幹線
	中央監視
	900×900×900 (H2-9) (中継機)
	900×900×1300 (H2-13) (中継機)

平成 17 年 3 月 18 日現在		
事業年度	平成 16	年度
工事名	公園台帳修正	
公園名	とちぎわんぱく公園	
工事箇所	栃木県下都賀郡壬生町大字国谷	
公園台帳 電気設備平面図	縮尺	1: 1000
図面番号		

